
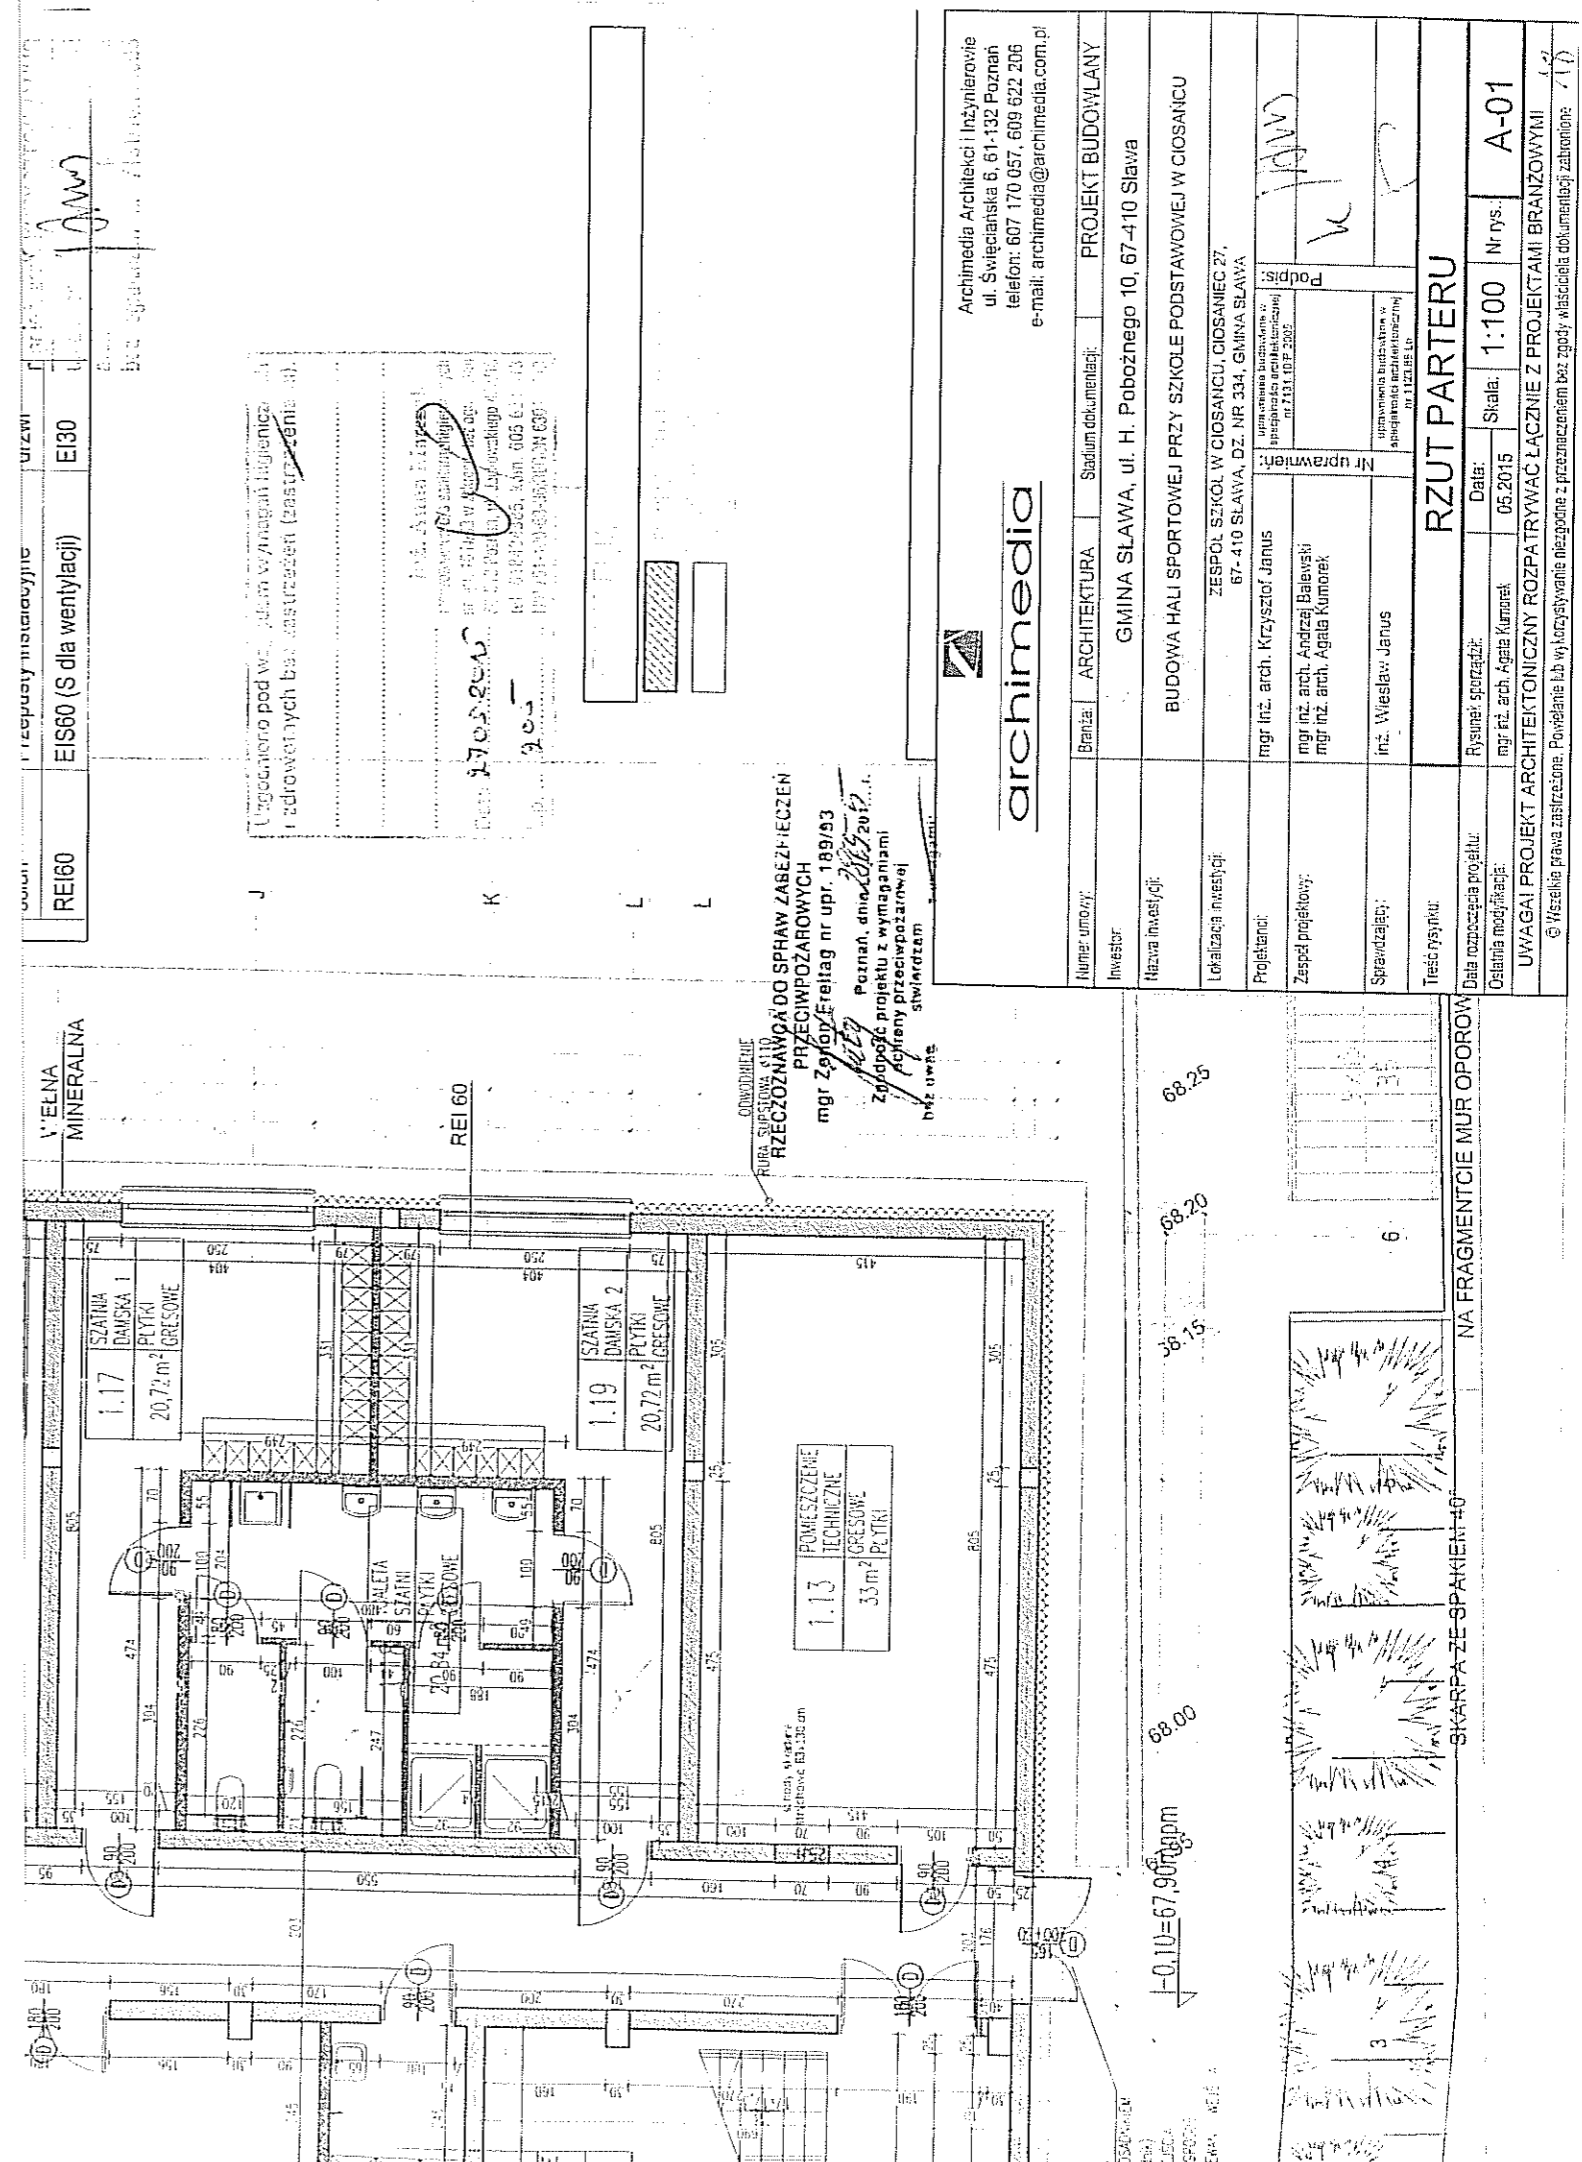


TOM II	EGZ. 5/5	
OBIEKT:	BUDOWA HALI SPORTOWEJ PRZY SZKOLE PODSTAWOWEJ W CIOSAŃCU, TEREN GMINY SŁAWA	
LOKALIZACJA:	CIOSANIEC 27, DZIAŁKA NR. EWID. 334, 67-410 SŁAWA	
INWESTOR:	 GMINA SŁAWA Ul. H. Pobożnego 10, 67-410 Sława	
NAZWA I ADRES JEDNOSTKI PROJEKTOWANIA:	Archimedia Architekci & Inżynierowie ul. Święciańska 6, 61-132 POZNAŃ	
STADIUM OPRACOWANIA:	PROJEKT BUDOWLANY	
ZAWARTOŚĆ OPRACOWANIA:	PROJEKT ARCHITEKTURY, KONSTRUKCJI INSTALACJI SANITARNYCH I ELEKTRYCZNYCH	
OŚWIADCZENIE PROJEKTANTÓW:	Oświadczam, że niniejsza dokumentacja projektowa została wykonana zgodnie z umową, zasadami współczesnej wiedzy technicznej, obowiązującymi w tym zakresie przepisami i normami, oraz że została wykonana w stanie kompletnym z punktu widzenia celu, któremu ma służyć.	
BRANŻA:	PROJEKTANT:	SPRAWDZAJĄCY:
ARCHITEKTURA:	mgr inż. arch. Krzysztof Janus uprawnienia budowlane bez ograniczeń w specjalności architektonicznej nr 7131/10/P/2005	inż. bud. Wiesław Janus uprawnienia budowlane bez ograniczeń w specjalności architektonicznej nr 1123/88/Lo
KONSTRUKCJA:	inż. bud. Wiesław Janus uprawnienia budowlane bez ograniczeń w specjalności konstrukcyjnej nr 590/84/Lo	inż. mgr inż. Piotr Jachnik uprawnienia budowlane bez ograniczeń w specjalności konstrukcyjnej nr WKP/0214/POOK/07
SANITARNA:	mgr inż. Artur Szkop uprawnienia budowlane bez ograniczeń w specjalności instalacyjnej nr WKP/0146/POOS/09	mgr inż. Paweł Kwiatkowski uprawnienia budowlane bez ograniczeń w specjalności instalacyjnej nr WKP/0153/POOS/13
ELEKTRYCZNA:	mgr inż. Andrzej Dukowski uprawnienia budowlane bez ograniczeń w specjalności instalacyjnej w zakresie sieci, instalacji i urządzeń elektrycznych i elektroenergetycznych nr WKP/0132/PWOE/06	mgr inż. Wiesław Kapłon uprawnienia do projektowania i kierowania robotami budowlanymi bez ograniczeń w specjalności instalacyjnej w zakresie sieci, instalacji i urządzeń elektrycznych elektroenergetycznych nr WKP/0385/PWOE/09
DROGOWA:	mgr inż. bud. Paweł Żyniewicz uprawnienia budowlane do projektowania bez ograniczeń w specjalności drogowej nr WKP/0312/POOD/11	mgr inż. bud. Katarzyna Rałowicz uprawnienia budowlane do projektowania bez ograniczeń w specjalności drogowej nr WKP/0311/POOD/11
MIEJSCE I DATA OPRACOWANIA:	POZNAŃ, MAJ 2015 r.	



archimedia	Archimedia Architekci i Inżynierowie ul. Święciańska 6, 61-132 Poznań telefon: 607 170 057, 609 622 206 e-mail: archimedia@archimedia.com.pl
BRANŻA:	ARCHITEKTURA
INWESTOR:	GMINA SŁAWA, ul. H. Pobożnego 10, 67-410 Sława
STADIUM OPRACOWANIA:	PROJEKT BUDOWLANY
LOKALIZACJA INWESTYCJI:	BUDOWA HALI SPORTOWEJ PRZY SZKOLE PODSTAWOWEJ W CIOSAŃCU
PROJEKTANT:	ZESPÓŁ SZKOLI W CIOSAŃCU, CIOSANIEC 27, 67-410 SŁAWA, DZ. NR 334, GMINA SŁAWA
ZESPÓŁ PROJEKTOWY:	mgr inż. arch. Krzysztof Janus mgr inż. arch. Andrzej Bałowski mgr inż. arch. Agnieszka Kurneć
SPRAWDZAJĄCY:	inż. Wiesław Janus
TYTUŁ RYSUNKU:	RZUT PARTERU
DATA ROZPOCZĘCIA PROJEKTU:	RYSUNEK SPORZĄDZIŁ:
OSTATNIA MODYFIKACJA:	mgr inż. arch. Agnieszka Kurneć
UWAGI:	PROJEKT ARCHITEKTONICZNY ROZPATRYWAC ŁĄCZNIE Z PROJEKTAMI BRANŻOWYMI
© Wszelkie prawa zastrzeżone. Powielanie lub wykorzystywanie nieopisane z procedurą bez zgody właściciela dokumentacji zabronione.	Skala: 1:100
	Data: 05.2015
	Nr rys.: A-01